

Zeichenerklärung Leitungsbestand		
Kennzeichen	Medium/Leistungsangaben	Versorgungsunternehmen/Eigentümer
FW	Fernwärmeleitung (Vor- und Rücklauf)	Stadtwärme Schwern GmbH Eckdrift 43-45 19061 Schwern
SW	Abwasserleitung (Mischwasser)	Stadtwärme Schwern GmbH Eckdrift 43-45, 19061 Schwern SAE
RS	Regenwasserleitung, Straßenablauf	SAE
TK	Telekommunikationsleitung/ Stromkabel, teilweise im SR	SWS/WEMACOM
ES	Stromleitung NSP/MSP Stromanschlusskasten	NGS
TR	Trinkwasserleitung, Schieber	WAG
TR	Trinkwasserleitung außer Betrieb	WAG
GA	Gasleitung ND/MD, Schieber	NGS
TK	Telekommunikationsanlagen (Straßenbereich)	Vodafone Kabel Deutschland GmbH Eckdrift 81, 19061 Schwern
TK	Telekommunikationsanlagen	Deutsche Telekom Technik GmbH Dresdner Straße 78A/B 01145 Radebeul
SB	Straßenbeleuchtungskabel Leuchständerort	Landeshauptstadt Schwern Amt für Verkehrsmanagement Am Packhof 2-6 19053 Schwern
LSA	LSA-Kabel, Lichtsignalanlage	
TK	Telekommunikationskabel (5 Stück) der DB Netz AG im Kabelkanal (Bahnbereich)	DB Kommunikationstechnik GmbH Kriegerstraße 1 G 30161 Hannover
TK	Telekommunikationskabel (1 Stück) der Vodafone GmbH im Kabelkanal (in Bezug auf Bahngelände)	DB Kommunikationstechnik GmbH Kriegerstraße 1 G 30161 Hannover
EW	Entwässerungstg- und -schächte	DB Netz AG Wismarsche Str. 350 19055 Schwern
LST	LST-Kabel im Kabelkanal	FB Fahrbahn/Konstr. Ing.bau FB Leit- und Sicherheitstechnik FB Oberleitungen

HINWEIS:
Die sich im Bereich befindlichen Versorgungsleitungen wurden nach Angaben der Betreiber mit Stand 10/2019 übertragen. Die eingezeichnete Lage entspricht nur dem ungefähren Verlauf! Die genaue Lage der Leitungen ist in der Örtlichkeit zu überprüfen. Für die Vollständigkeit der übertragenen Leitungen wird keine Gewähr übernommen. Es können noch weitere Leitungen im Baubereich vorhanden sein.

Höhenbezugssystem DHHN 92, Lagesystem GK 42/83 3°

Unterlage zur Erlangung des Planrechtes gem. § 18 AEG


Entwurfsbearbeitung:	Projekt-Nr.:		
Ingenieurgesellschaft mbH Verkehrs- und Brückenplanung An der Schenke 4, 19066 Raben Steinfeld Tel.: 03860/501124, Fax: 03860/501124/25	Datum	Zeichen	
	Bearb.: 10/2019	bia	
	Gez.: 10/2019	bia	
	Gepr.: 12.12.2019	T. Bickel	
Geändert	Datum	Gez.	Geprüft
a)			
b)			
c)			
d)			

Landeshauptstadt Schwern Fachdienst Verkehrsmanagement	Unterlage - Nr.:	10
Straßenklasse und Nr.: Stadtstraße	Blatt - Nr.:	01.1
Streckenbezeichnung: Wahlstraße	Projekt - Nr.:	
Gemarkung: Schwern		
Bauwerk/Baumaßnahme:	Datum	Zeichen
BW 12 - Brücke über die DB Strecke 6441 in km 65,2+50 im Zuge der Wahlstraße in Schwern	Bearb.:	
	Gez.:	
	Gepr.:	
	ASB-Nr.:	

Planerstellung:	Lageplan	
Kabel- und Leitungsplan (Bestand)	Maßstab: 1:100	
Aufgestellt:	Geprüft:	
Gesehen:	Genehmigt:	

Legende

- L bahnlinks
- R bahnrchts
- Schächte
- vorhandene Straßen- und Bauwerkskanten
- - - neue Straßen- und Bauwerkskanten
- SR Schutzrohre

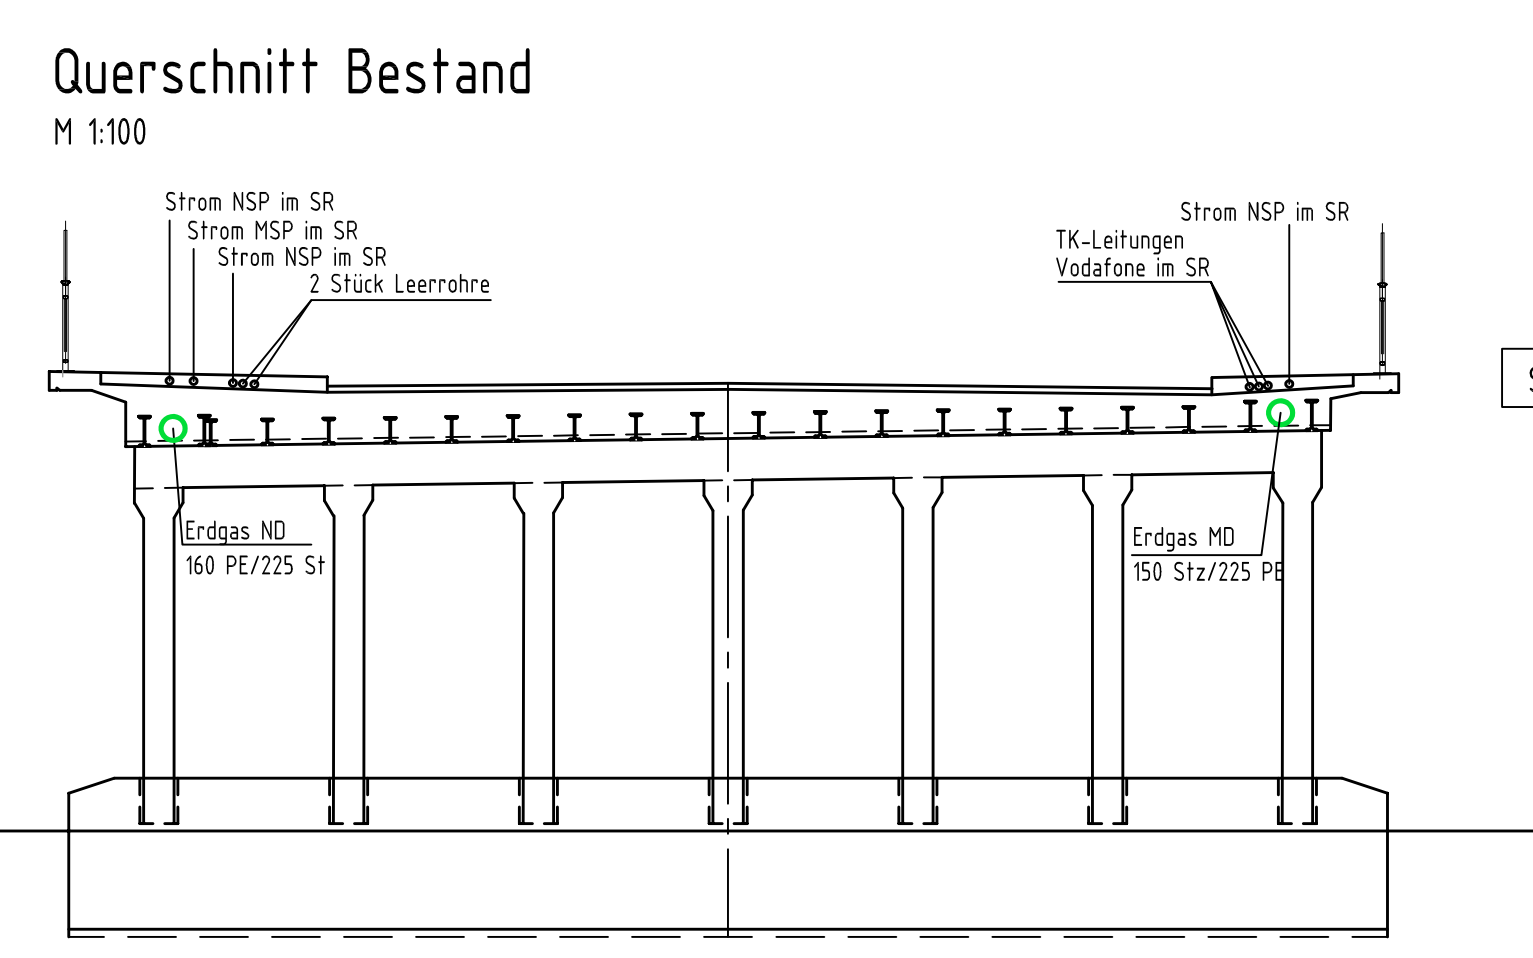

Bestandplan hergestellt durch:
Vermessungsbüro terraluff/bvd GmbH
19061 Schwern, Siegfried-Marcus-Str. 6
Die Grenzen wurden digital von der Vermessungs- und Geoinformationsbehörde
LWL/GFK / S/W übernommen.

Einmessung Hausanschlüsse Abwasser:
Vermessungsbüro Gajek
19061 Schwern, Paulshofer Weg 3

Lagesystem: GK 42/83 3°
Stand Vermessung und Kalibrierung: Januar 2015

Höhensystem: DHHN 92
Vermessung: November 2018

p:\19021_00_wahlstra%C3%9Fenbr%C3%BCcke\plan\lagema_1.dwg